

Legende


Schaltstelle 1

Gaue_2
LPH 6 m

Schaltstelle

Straßenleuchte

Hier: Gaustraße #2

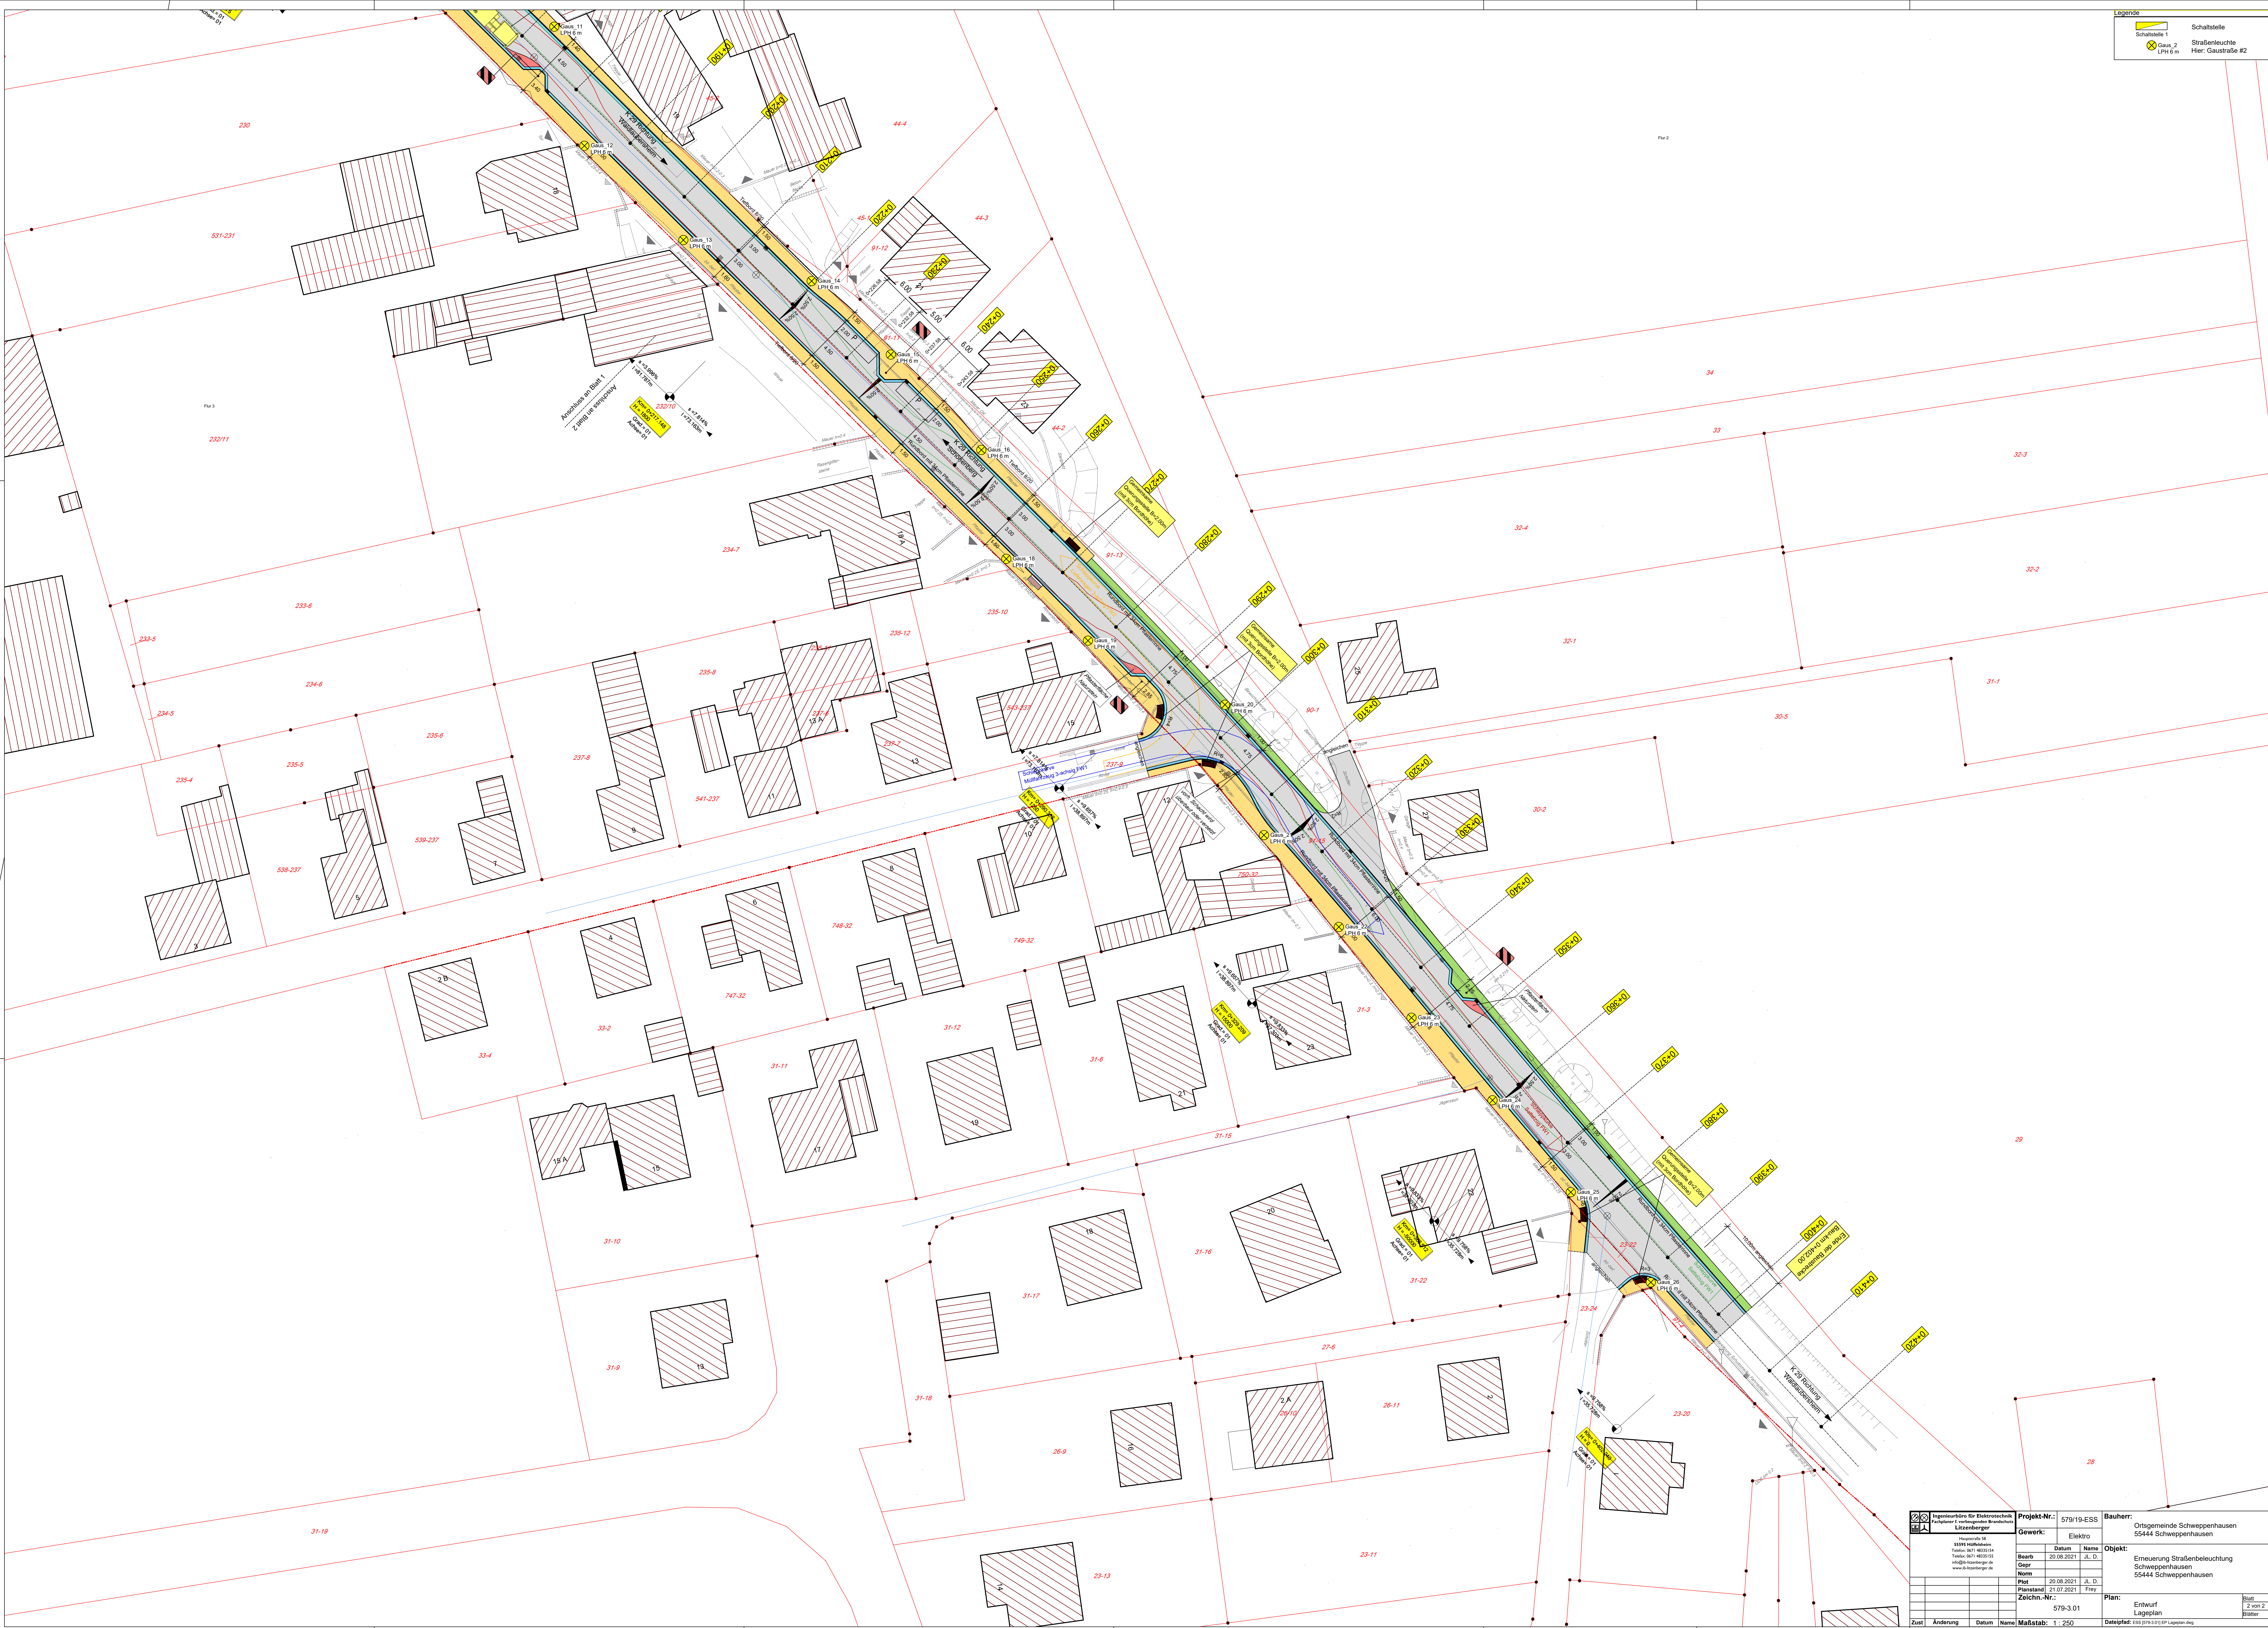

Ingenieurbüro für Elektrotechnik
Litzberger

Heinrichstr. 18
55555 Hilsheim
Telefon: 041 4833114
Telefax: 041 4833112
info@litzberger.de
www.litzberger.de

Projekt-Nr.: 579/19-ESS

Gewerk: Elektro

Beauftragter	Datum	Name
Bearb.	20.08.2021	J. D.
Gepr.		
Norm.		
Planst.	20.08.2021	J. D.
Zeichn.-Nr.:	579-3.01	Frey

Bauherr:

Ortsgemeinde Schweppenhausen
55444 Schweppenhausen

Objekt:

Erneuerung Straßenbeleuchtung
Schweppenhausen
55444 Schweppenhausen

Plan:

Entwurf
Lageplan

Blatt:

2 von 2

Blätter

Zust.

Änderung

Datum

Name

Maßstab:

1 : 250

Datengröße:

123.271.112 KB

Lageplan.dwg

By: Frey
Date: 20.08.2021
Time: 14:00:00